


# Anlage 2

Abwasserbetrieb der Stadt Billerbeck		Hydro Ingenieure Planungsgesellschaft für Siedlungswasserwirtschaft mbH Beratende Ingenieure
Lageplan Gewerbegebiet Hamern IV ENTWURF		
Variante 1		NL Osnabrück Am Riederbusch 57 49082 Osnabrück Fon: 0541/202468-0 Fax: 0541/202468-10 E-Mail: NLOS@hydro-ingenieure.de
Blatt-Nr.: 002	bearbeitet / Datum: Be / 10.11.2006	
Maßstab 1:2500	geprüft / Datum: JB / 10.11.2006	Strakat2002

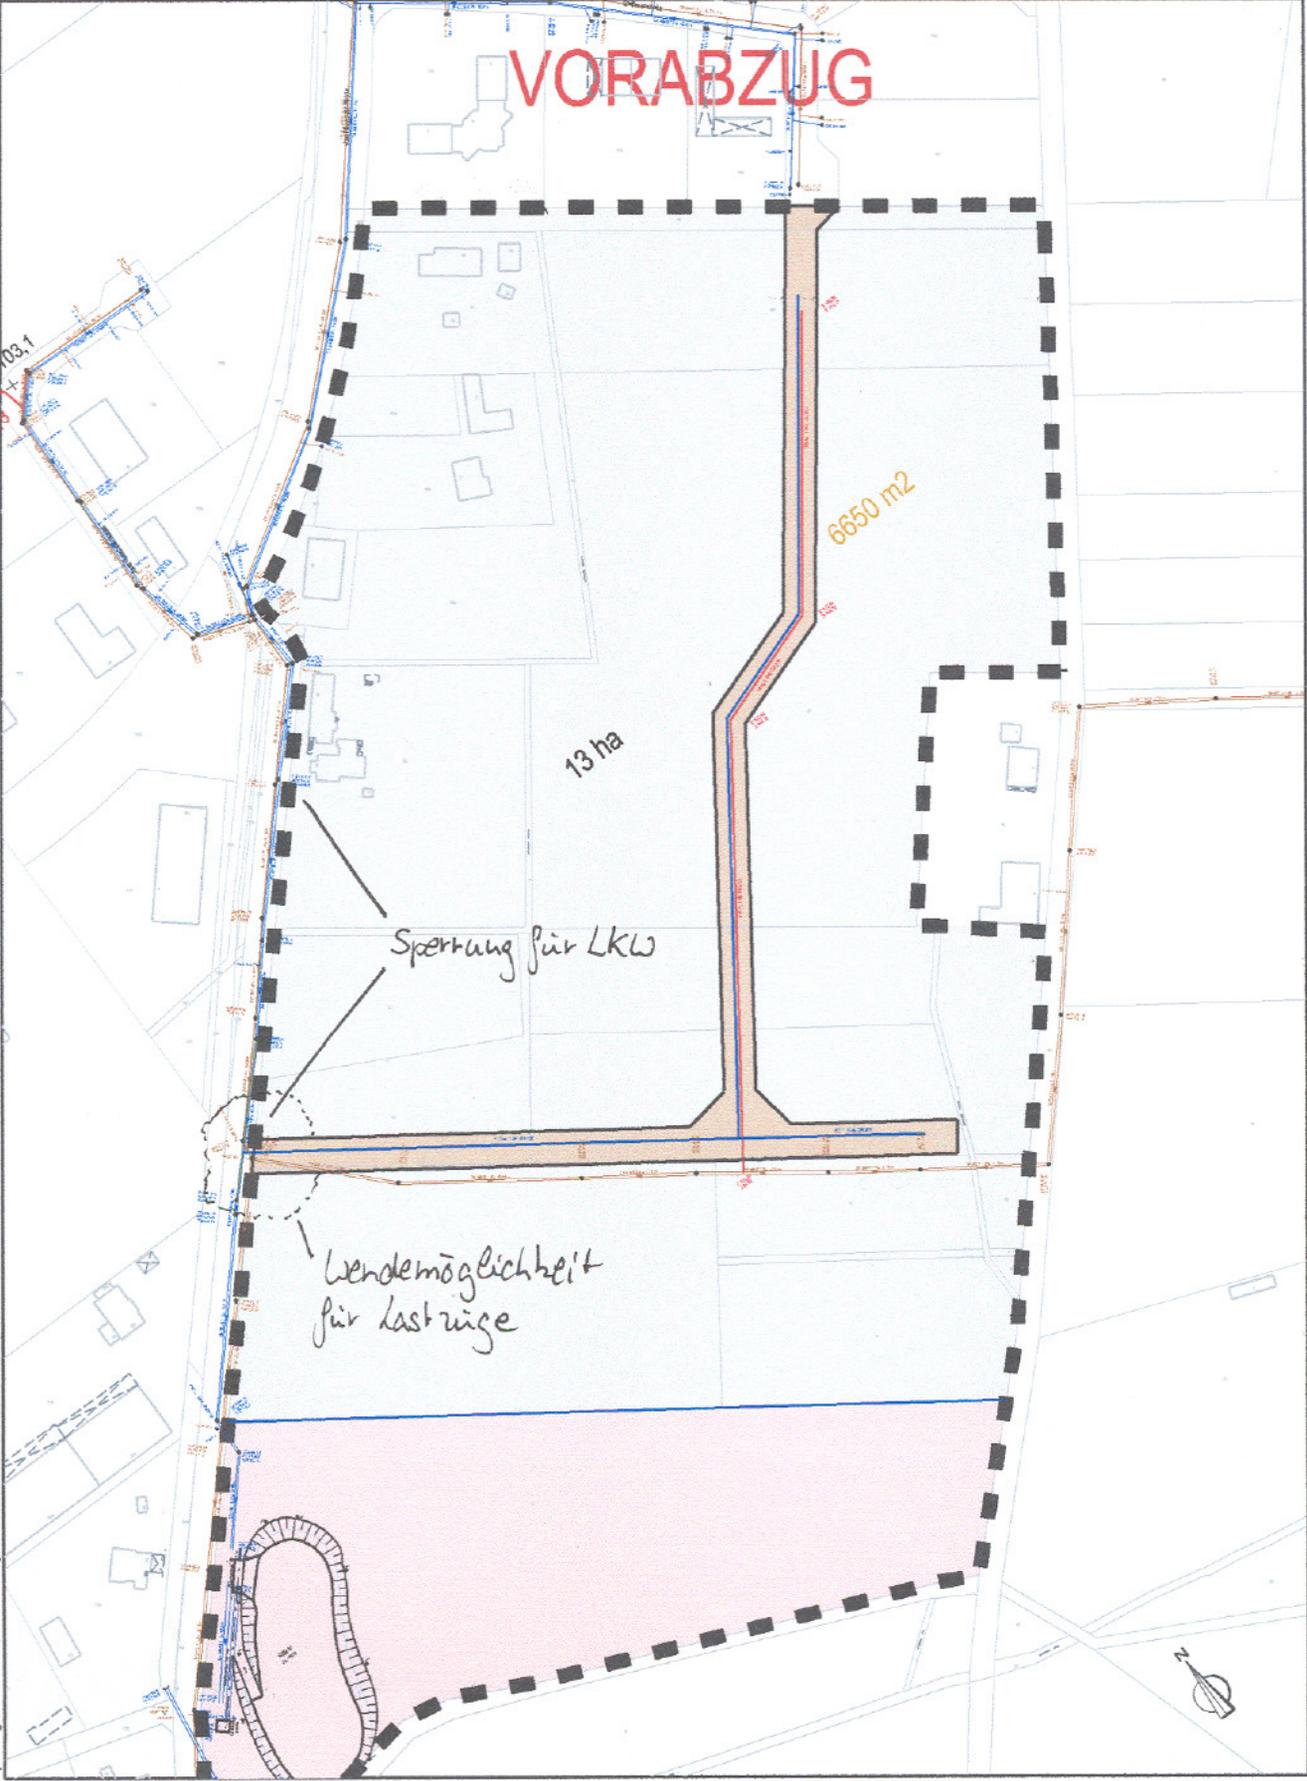

Copyright ©  
Ohne unsere Genehmigung darf diese Zeichnung nicht vervielfältigt, übertragen oder überarbeitet werden.  
Die Erspäicherung und Verarbeitung in elektr. Systeme ist nur mit unserer schriftlichen Genehmigung zulässig.  
Sie ist Dritten nicht zugänglich zu machen. Zuwiderhandlungen werden zivil- und strafrechtlich verfolgt.  
Hydro-Ingenieure GmbH, Niederlassung Osnabrück, 10.11.2006